



PIANO INTERRATO GARAGE - 1° LIVELLO [1:100]

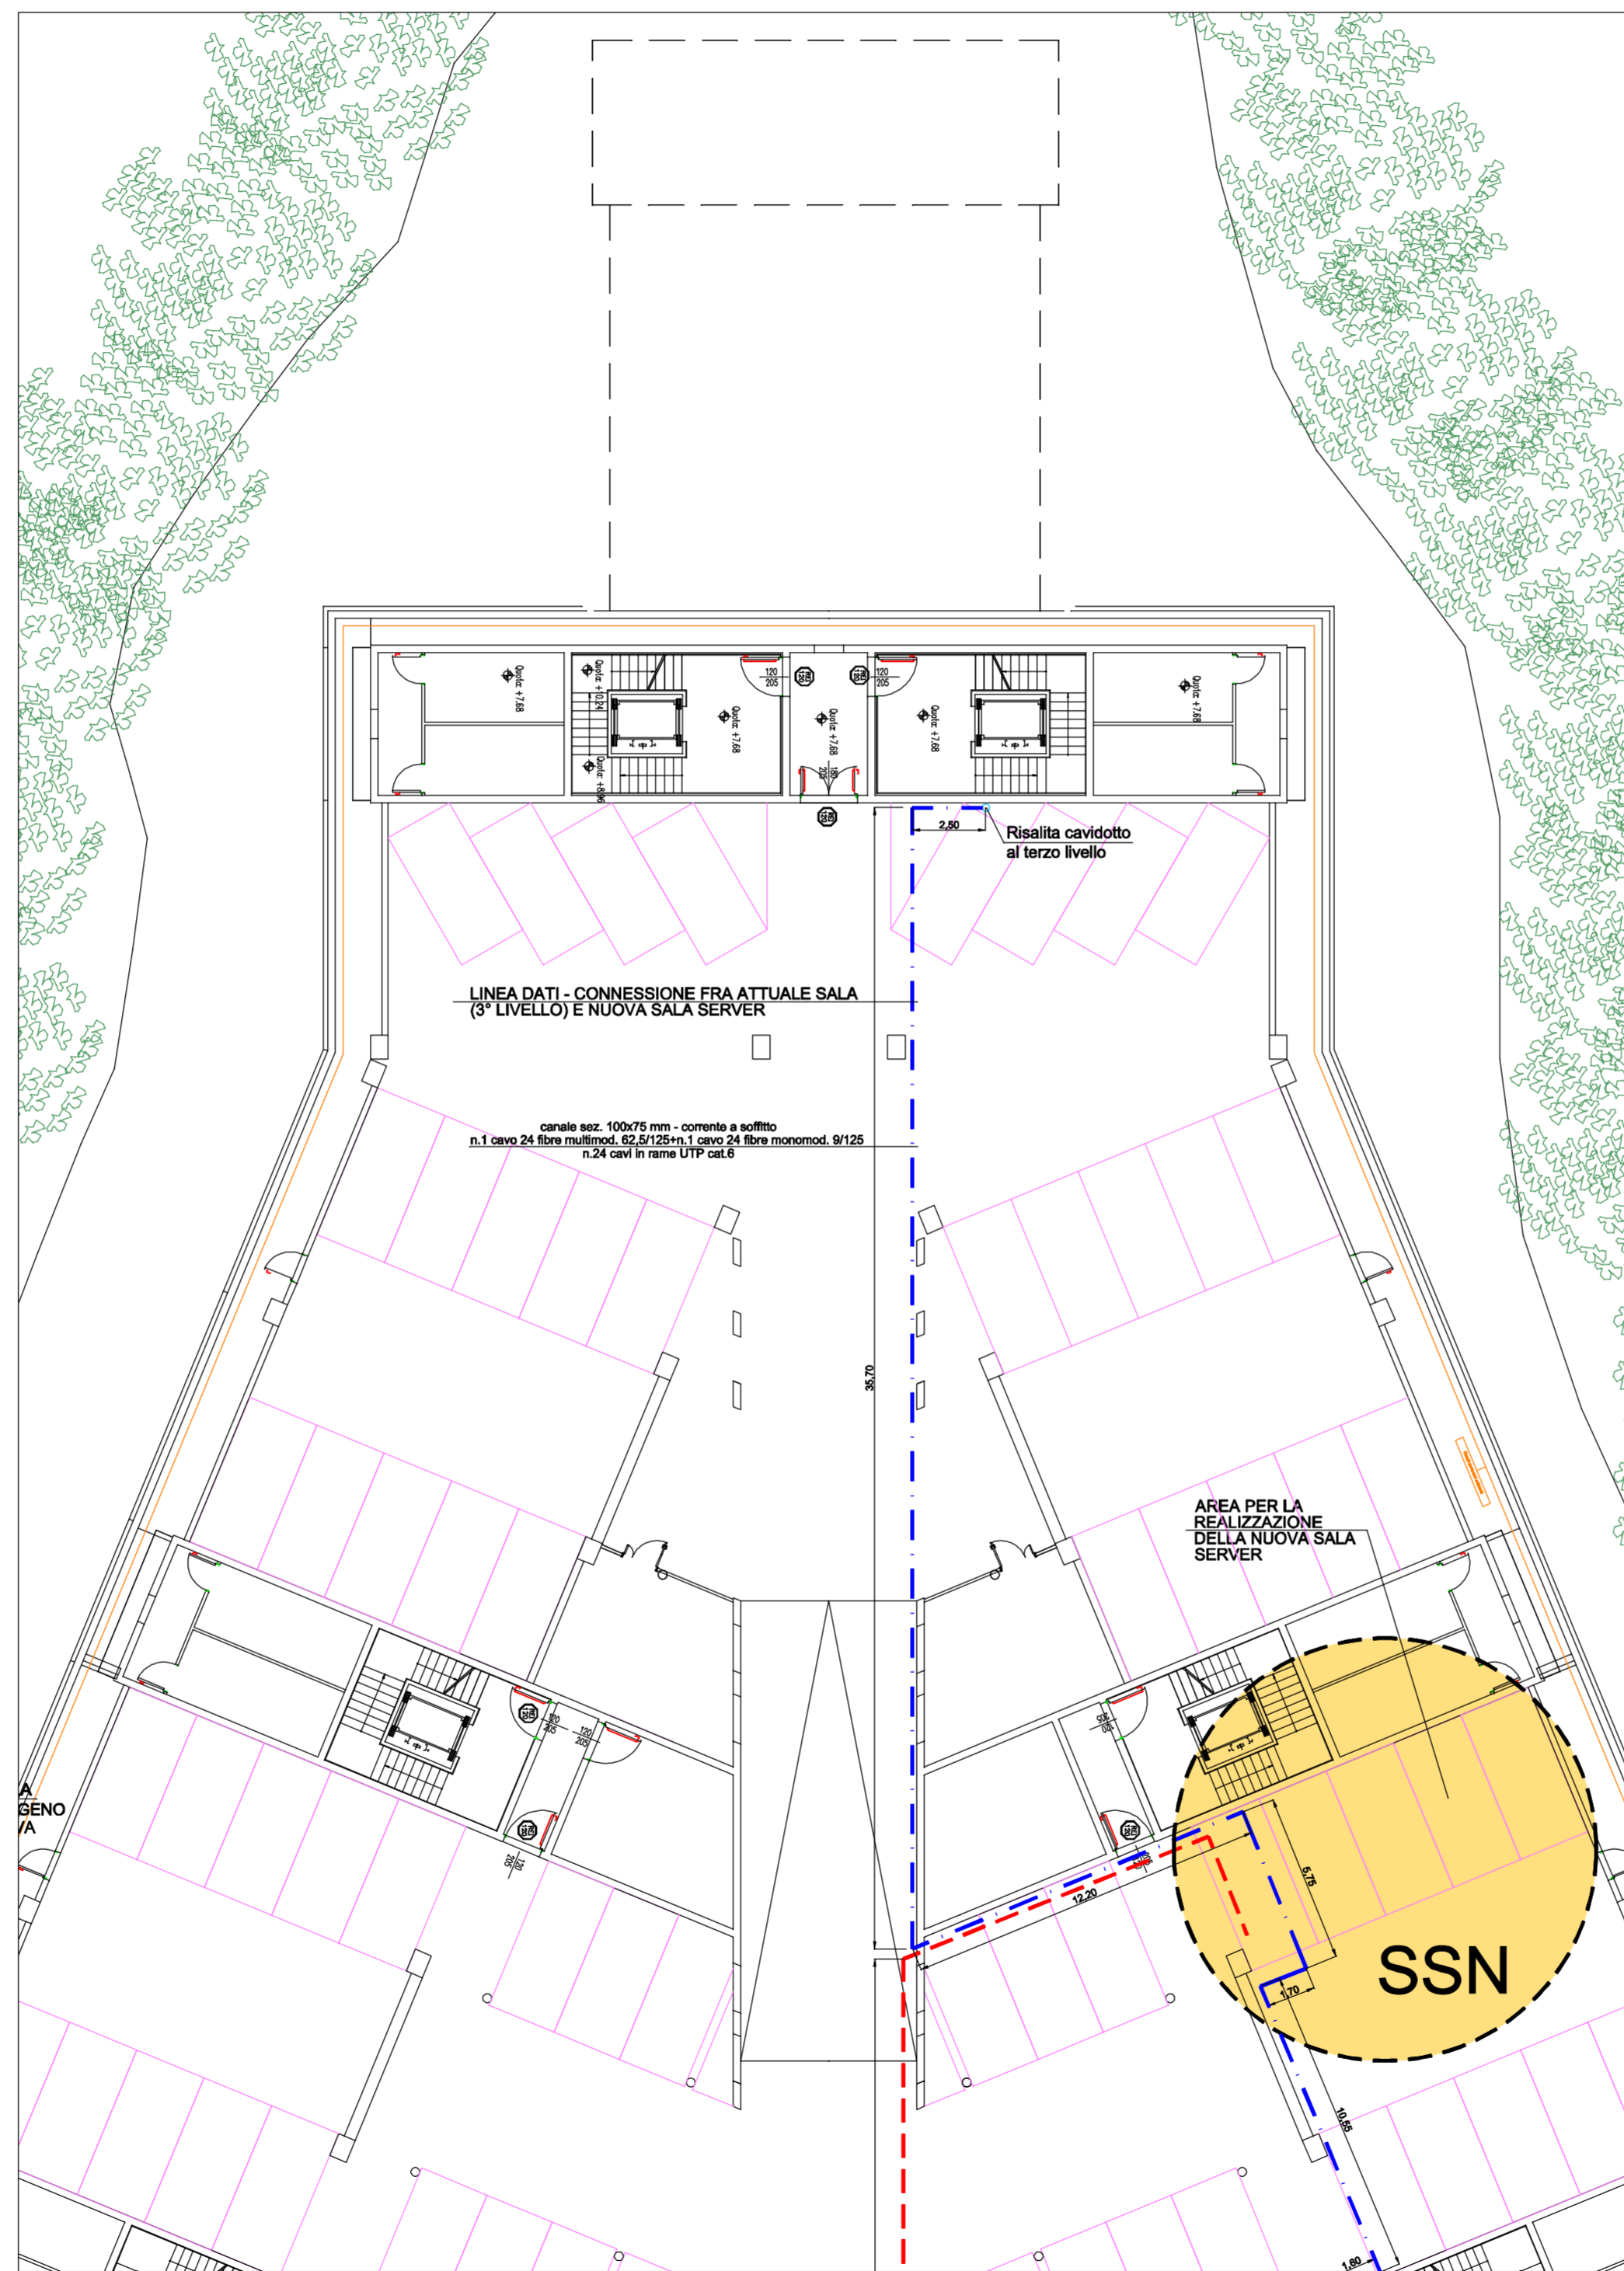

PIANO PRIMO - 3° LIVELLO [1:100]

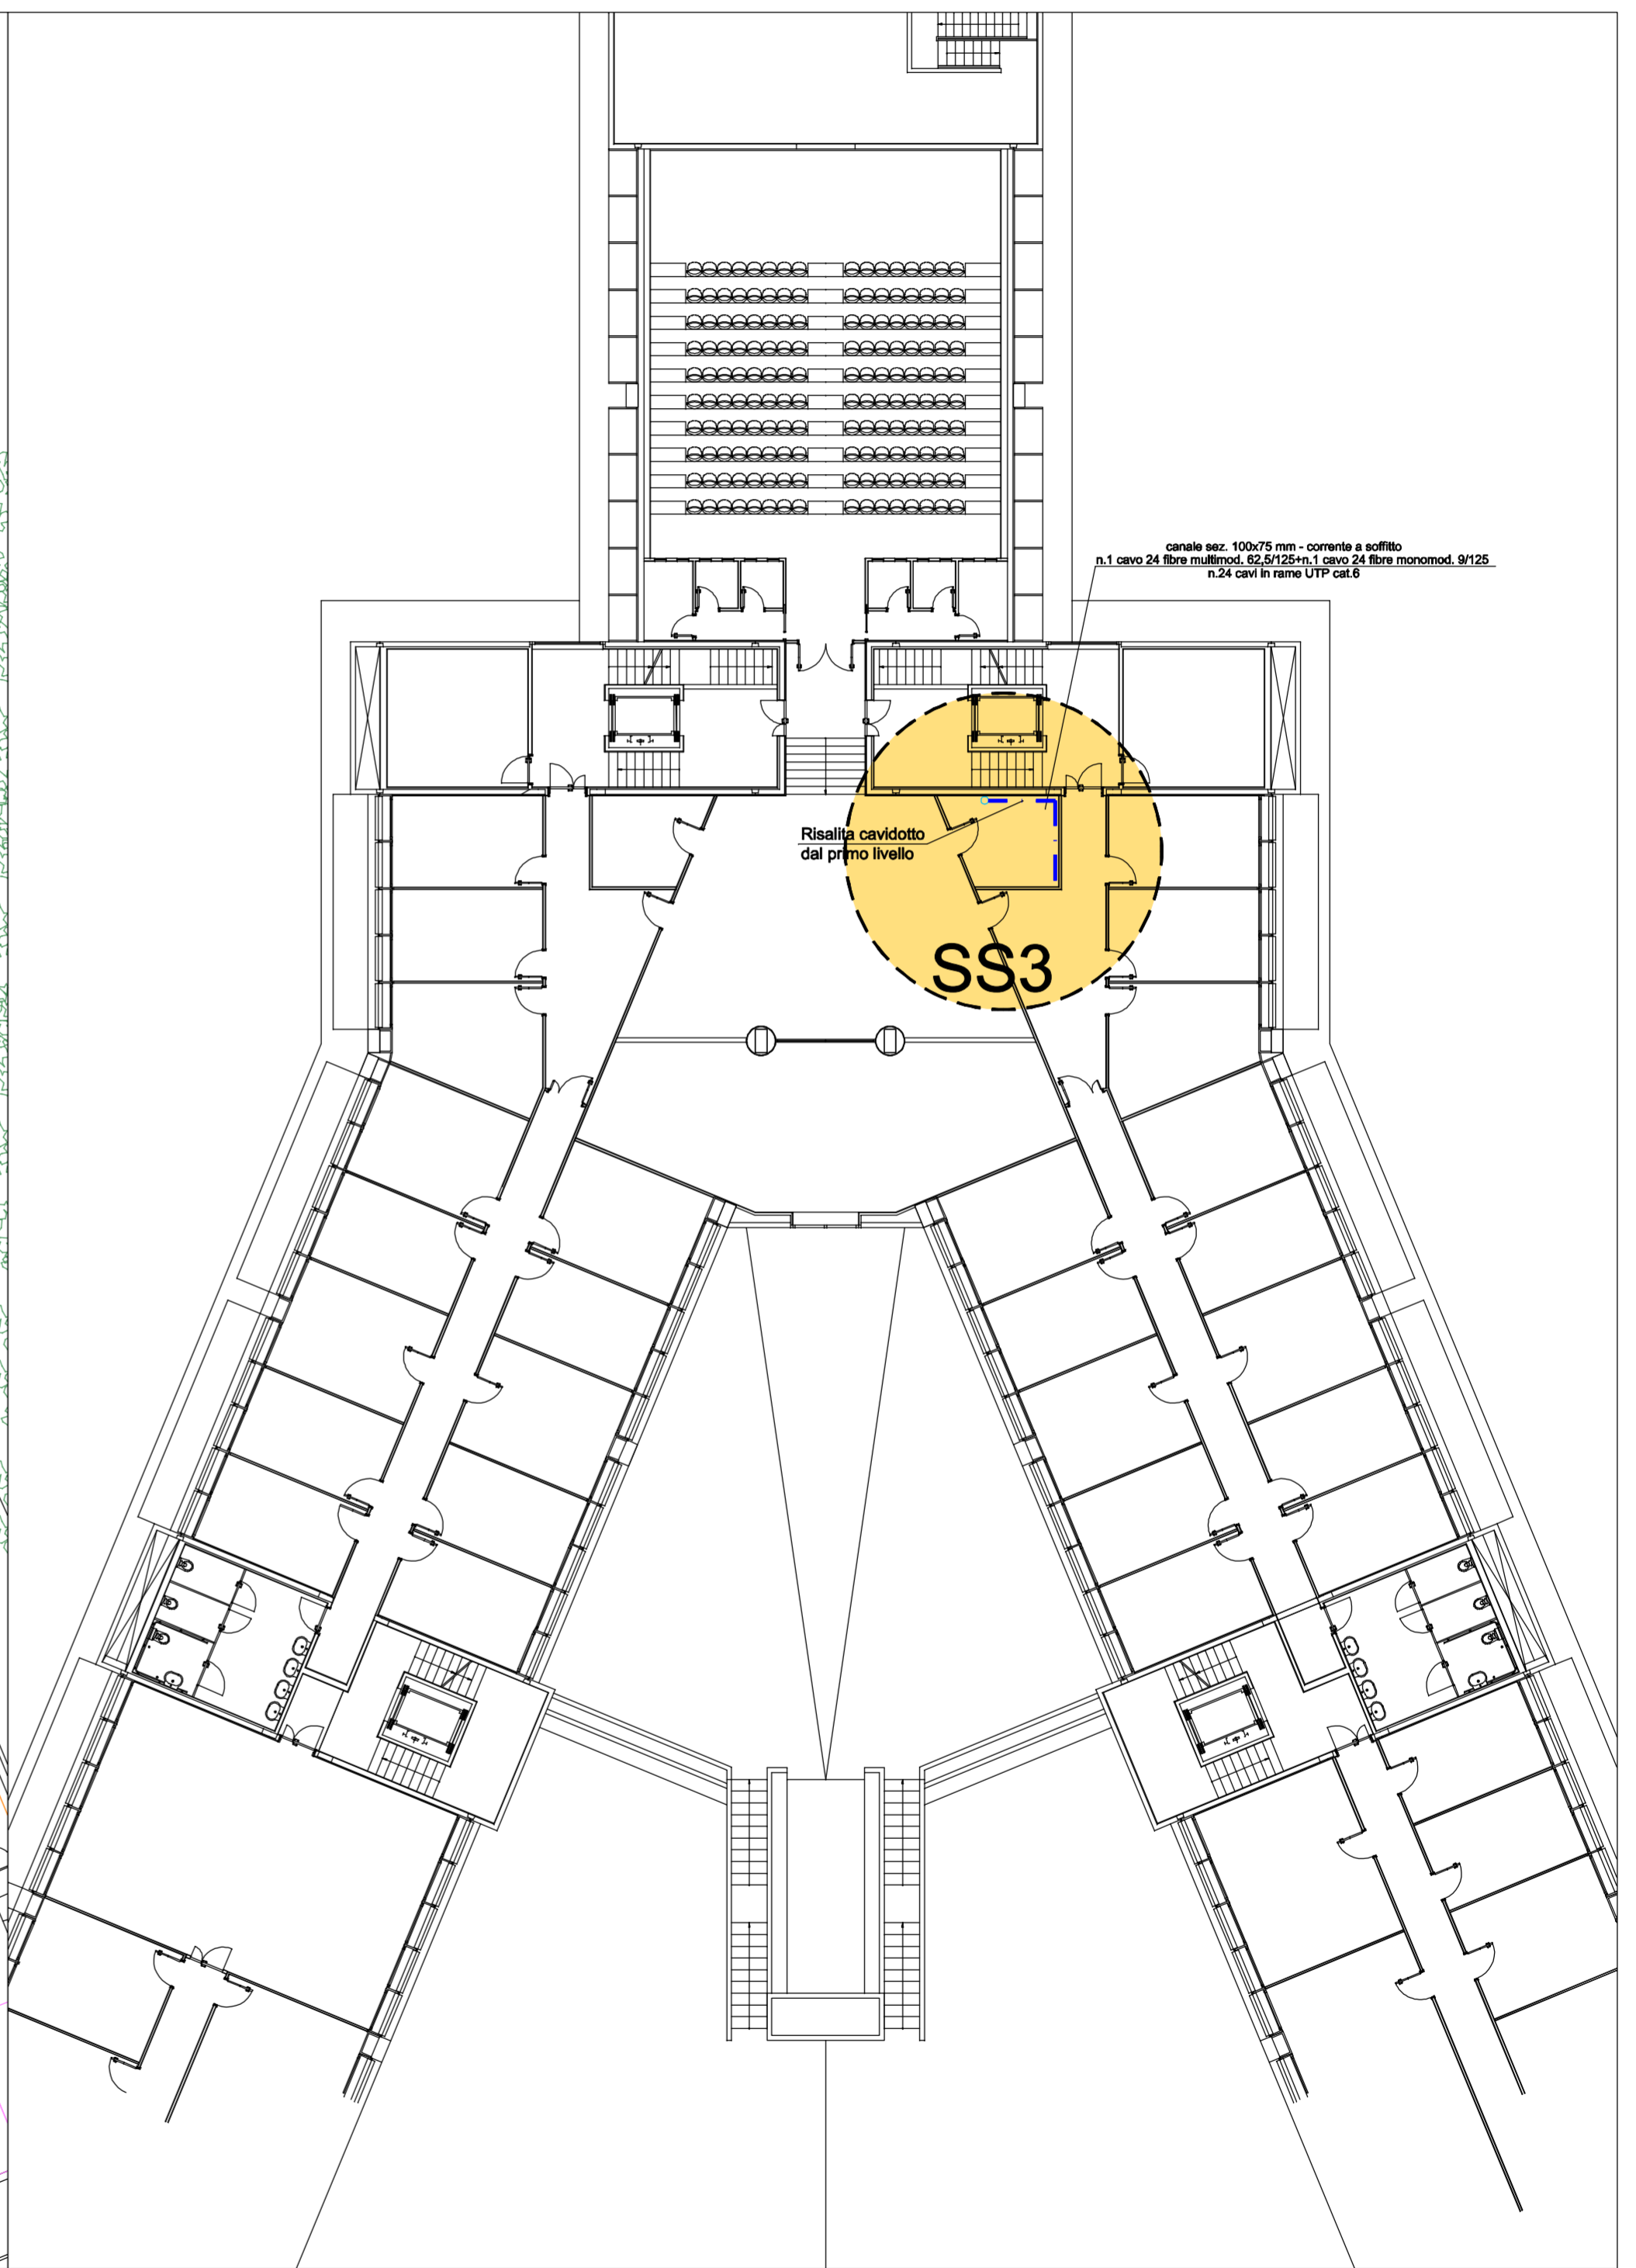

REGIONE AUTONOMA DELLA SARDEGNA



Comune di PULA



Provincia di Cagliari

Progetto: *PER LA REALIZZAZIONE DEL NUOVO LOCALE SERVER ROOM - EDIFICIO N°2*
 Parco Scientifico e Tecnologico della Sardegna
 Località Piscinamanna, 09010 Pula (CA) Italy

FASE DI PROGETTAZIONE

Studio di fattibilità: Prog. Preliminare: Prog. Definitiva: Prog. Esecutiva: Dett. Cantiere:

Riferimento: **PIANO INTERRATO - PIANO TERZO LIVELLO**
CONNESSIONE RETE DATI FRA SSN e SS3

Committente: **SARDEGNA RICERCHE**

Progettista Responsabile: **Prof. Ing. Salvatore Mura**
 ORDINE INGEGNERI PROVINCIA CAGLIARI
 N. 1056 Dott. Ing. Salvatore Mura
 Tav.: **ESE/EG/03**

Gruppo di progettazione:	Descrizione della revisione:	Data:	N°:
Ing. Salvatore Mura	Emissione	30/04/2010	01
Ing. Ilaria Mura			
Geom. Luciano Orrù			

climatern
 Studio di consulenza e progettazione impianti termici di condizionamento, antincendio, idrico-sanitari ed elettrici, impianti per energie da fonti rinnovabili. Indagini e certificazioni energetiche.
 VIA ALGHERO, 33 - 09127 CAGLIARI - TEL. e FAX n°070.651613 - e-mail: studioem@climatern.it
 Dimensioni stampa: **805x450** Scala: **1:100**
 È VIETATA LA RIPRODUZIONE PARZIALE O TOTALE DEL PRESENTE ELABORATO