


SITUAZIONE ATTUALE - scala 1:200

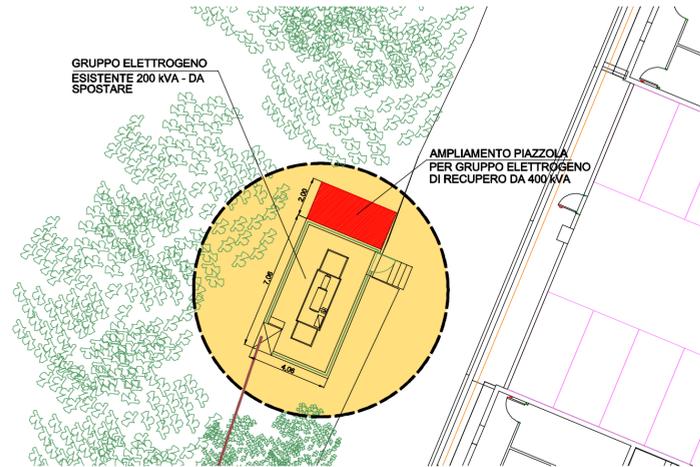

REGIONE AUTONOMA DELLA SARDEGNA



Comune di
PULA



Provincia di Cagliari

Progetto:

PER LA REALIZZAZIONE DEL NUOVO LOCALE
SERVER ROOM - EDIFICIO N°2
Parco Scientifico e Tecnologico della Sardegna
Località Piscinamanna, 09010 Pula (CA) Italy

FASE DI PROGETTAZIONE

Studio di fattibilità: Prog. Preliminare: Prog. Definitiva: Prog. Esecutiva: Det. Cantiere:

Riferimento:

INSTALLAZIONE GRUPPO ELETTROGENO
DI RECUPERO (400 kVA)

Committente:

SARDEGNA RICERCHE

Progettista Responsabile:
Prof. Ing. Salvatore Mura



Tav.:
ESE/EG/04

Gruppo di progettazione:
Ing. Salvatore Mura
Ing. Ilaria Mura
Geom. Luciano Orrù

Descrizione della revisione:	Data:	N°:
Emissione	30/04/2010	01

climatorm
Studio di consulenza e progettazione impianti termici di condizionamento,
antincendio, idrico-sanitari ed elettrici, impianti per energie da fonti rinnovabili.
Indagini e certificazioni energetiche.
VIA ALGHIERO, 33 - 09127 CAGLIARI - TEL. e FAX n°070.851613 - e-mail: studiorm@tiscal.it

Dimensioni stampa: **805x450**
Scala: **1:100**

È VIETATA LA RIPRODUZIONE PARZIALE O TOTALE DEL PRESENTE ELABORATO

