


PARTICOLARE PAVIMENTAZIONE FLOTTANTE SCALA 1:20

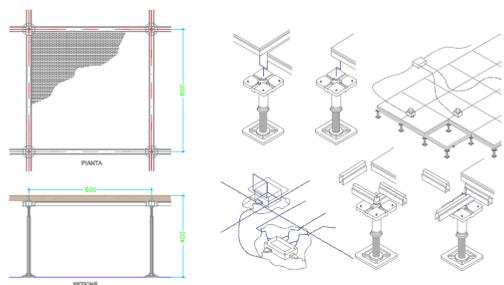

REGIONE AUTONOMA DELLA SARDEGNA



Comune di
PULA



Provincia di Cagliari

Progetto:

PER LA REALIZZAZIONE DEL NUOVO LOCALE
SERVER ROOM - EDIFICIO N°2
Parco Scientifico e Tecnologico della Sardegna
Località Piscinamanna, 09010 Pula (CA) Italy

FASE DI PROGETTAZIONE

Studio di fattibilità: Prog. Preliminare: Prog. Definitiva: Prog. Esecutiva: Dett. Cantiere:

Riferimento:

PIANTA QUOTATA
NUOVO LOCALE "SALA SERVER"

Committente:

SARDEGNA RICERCHE

Progettista Responsabile:

Prof. Ing. Salvatore Mura



ORDINE INGEGNERI
PROVINCIA CAGLIARI
Dott. Ing. Salvatore Mura
N. 1056

Tav.:

ESE/EG/05

Gruppo di progettazione:

Ing. Salvatore Mura
Ing. Iliaria Mura
Geom. Luciano Orrù

Descrizione della revisione:

Data:


N°:

Emissione	Data	N°
	30/04/2010	01

climatorm
Studio di consulenza e progettazione impianti termici di condizionamento,
antincendio, idrico-sanitari ed elettrici, impianti per energie da fonti rinnovabili.
Indagini e certificazioni energetiche.
VIA ALGHERO, 33 - 09127 CAGLIARI - TEL. e FAX n°070.651513 - e-mail: studiorm@iscall.it

Dimensioni stampa: **750x450**
Scala: **1:50**

È VIETATA LA RIPRODUZIONE PARZIALE O TOTALE DEL PRESENTE LAVORATO

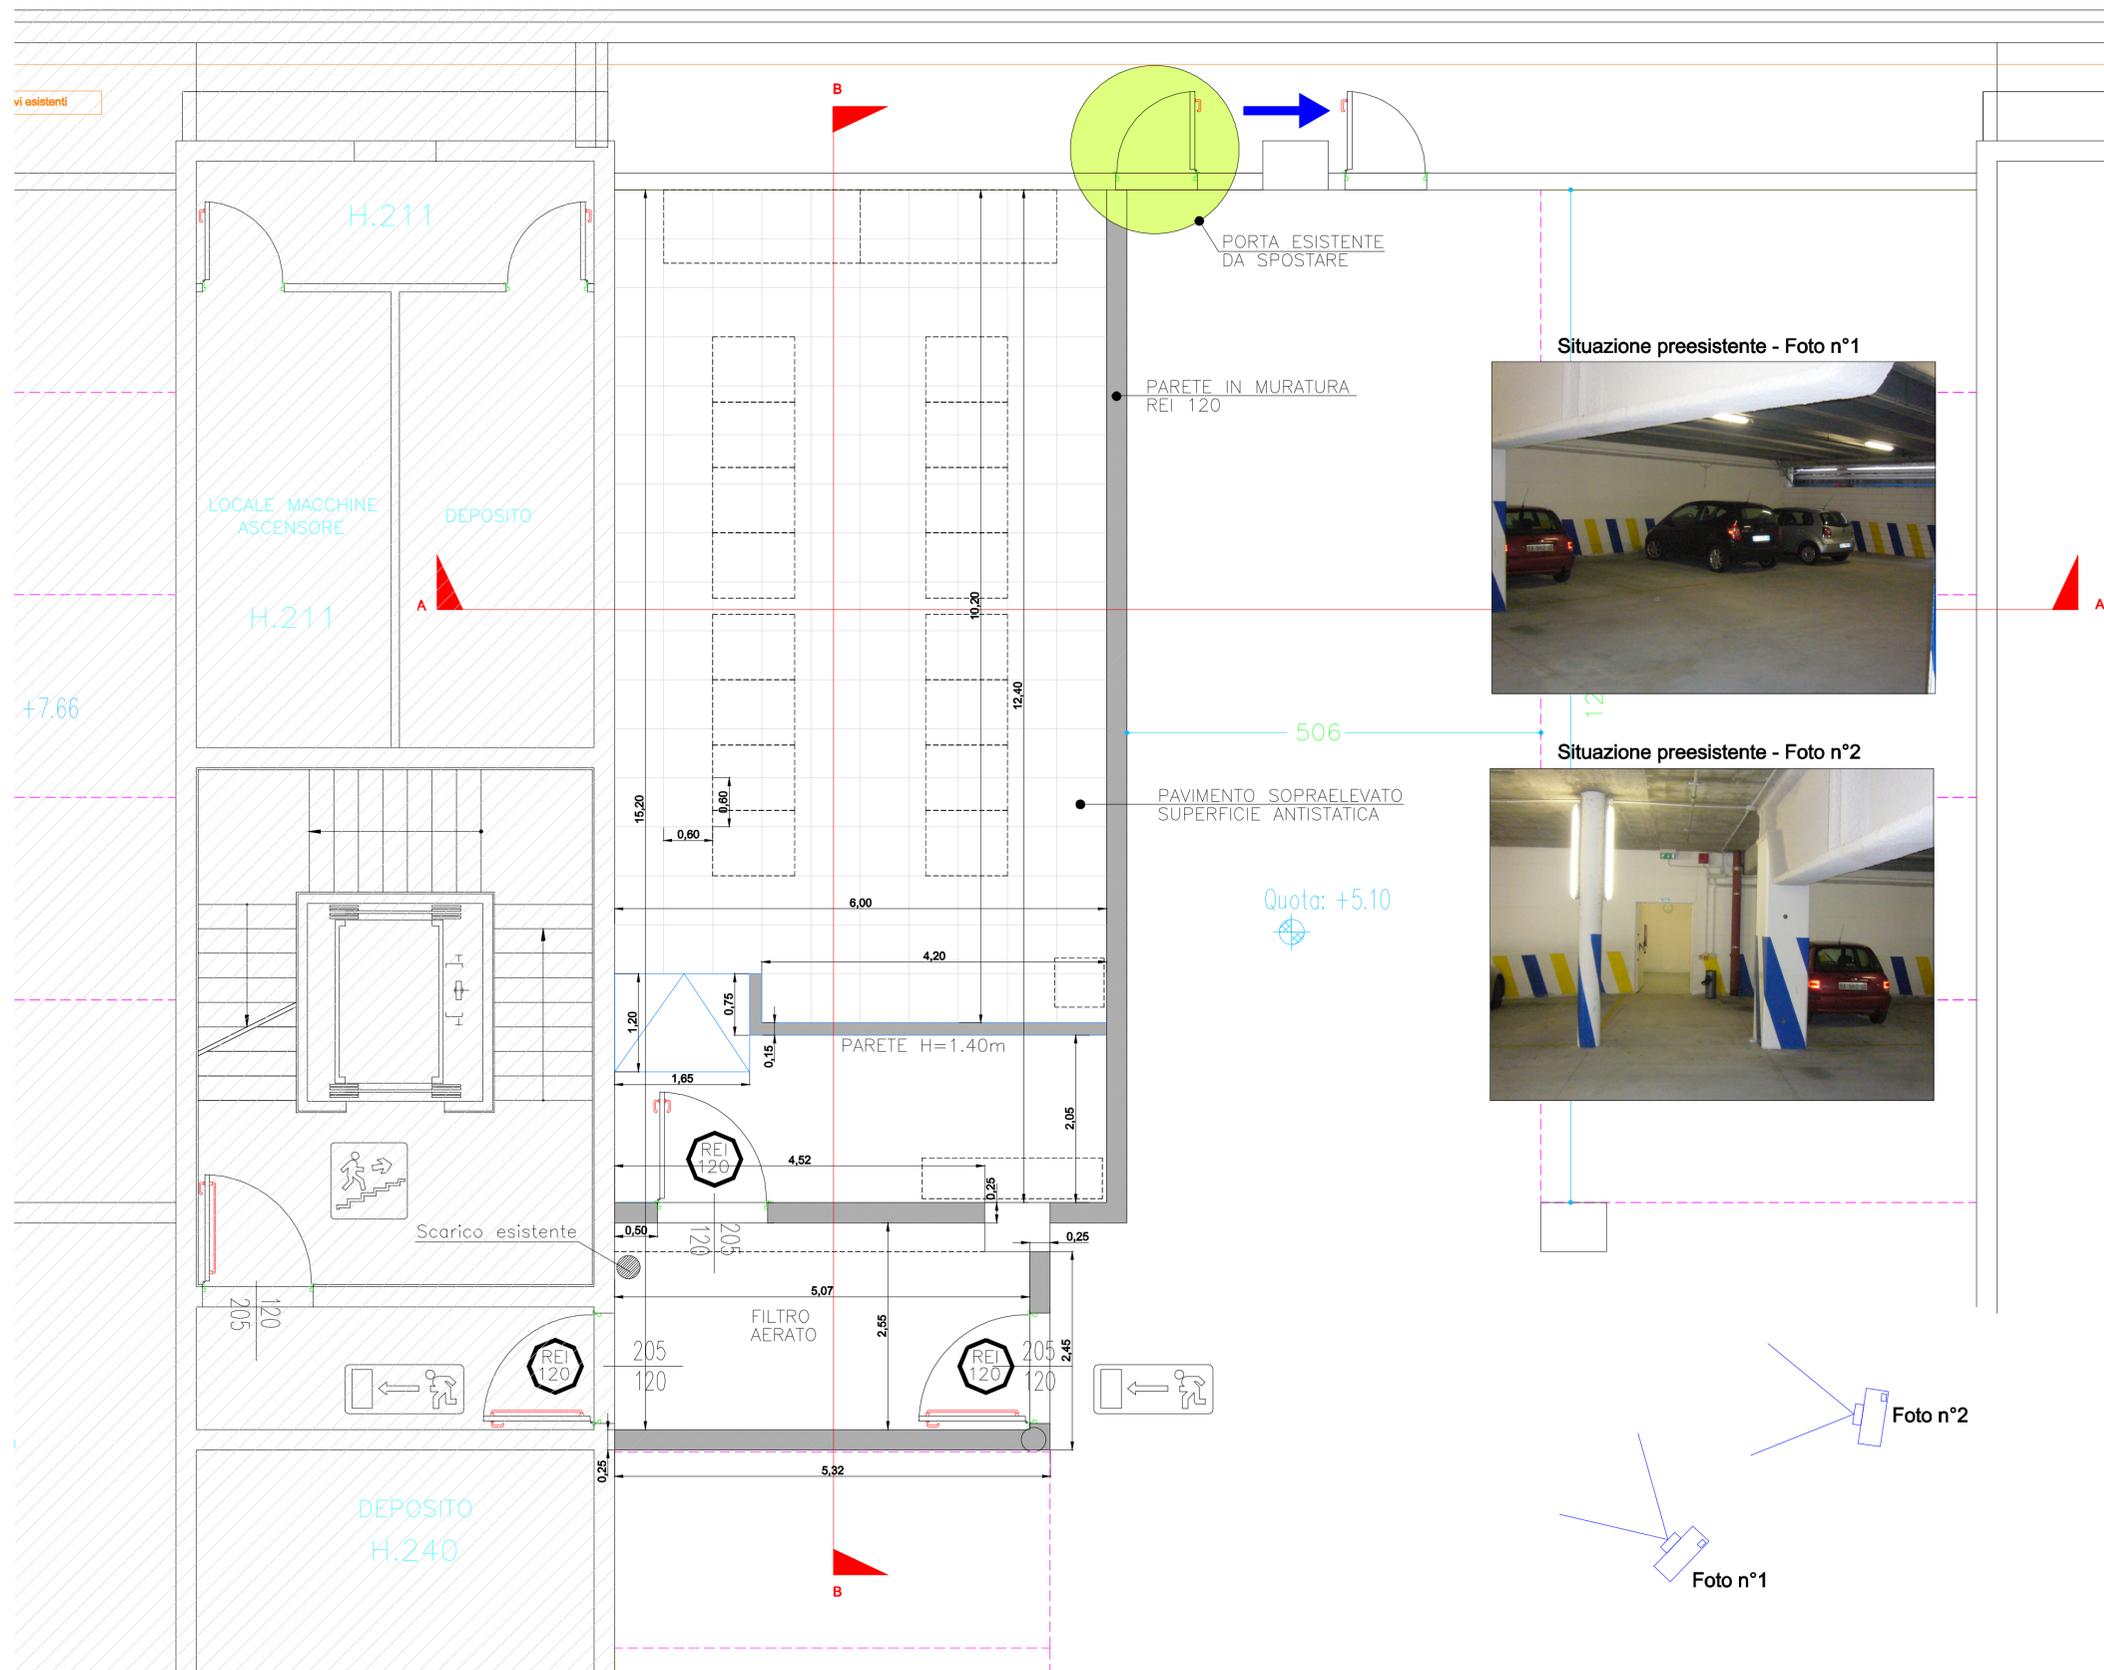

Situazione preesistente - Foto n°1



Situazione preesistente - Foto n°2



Foto n°2

Foto n°1