


PIANTA PIANO COPERTURA - PLANIMETRIA GENERALE - SCALA 1:200

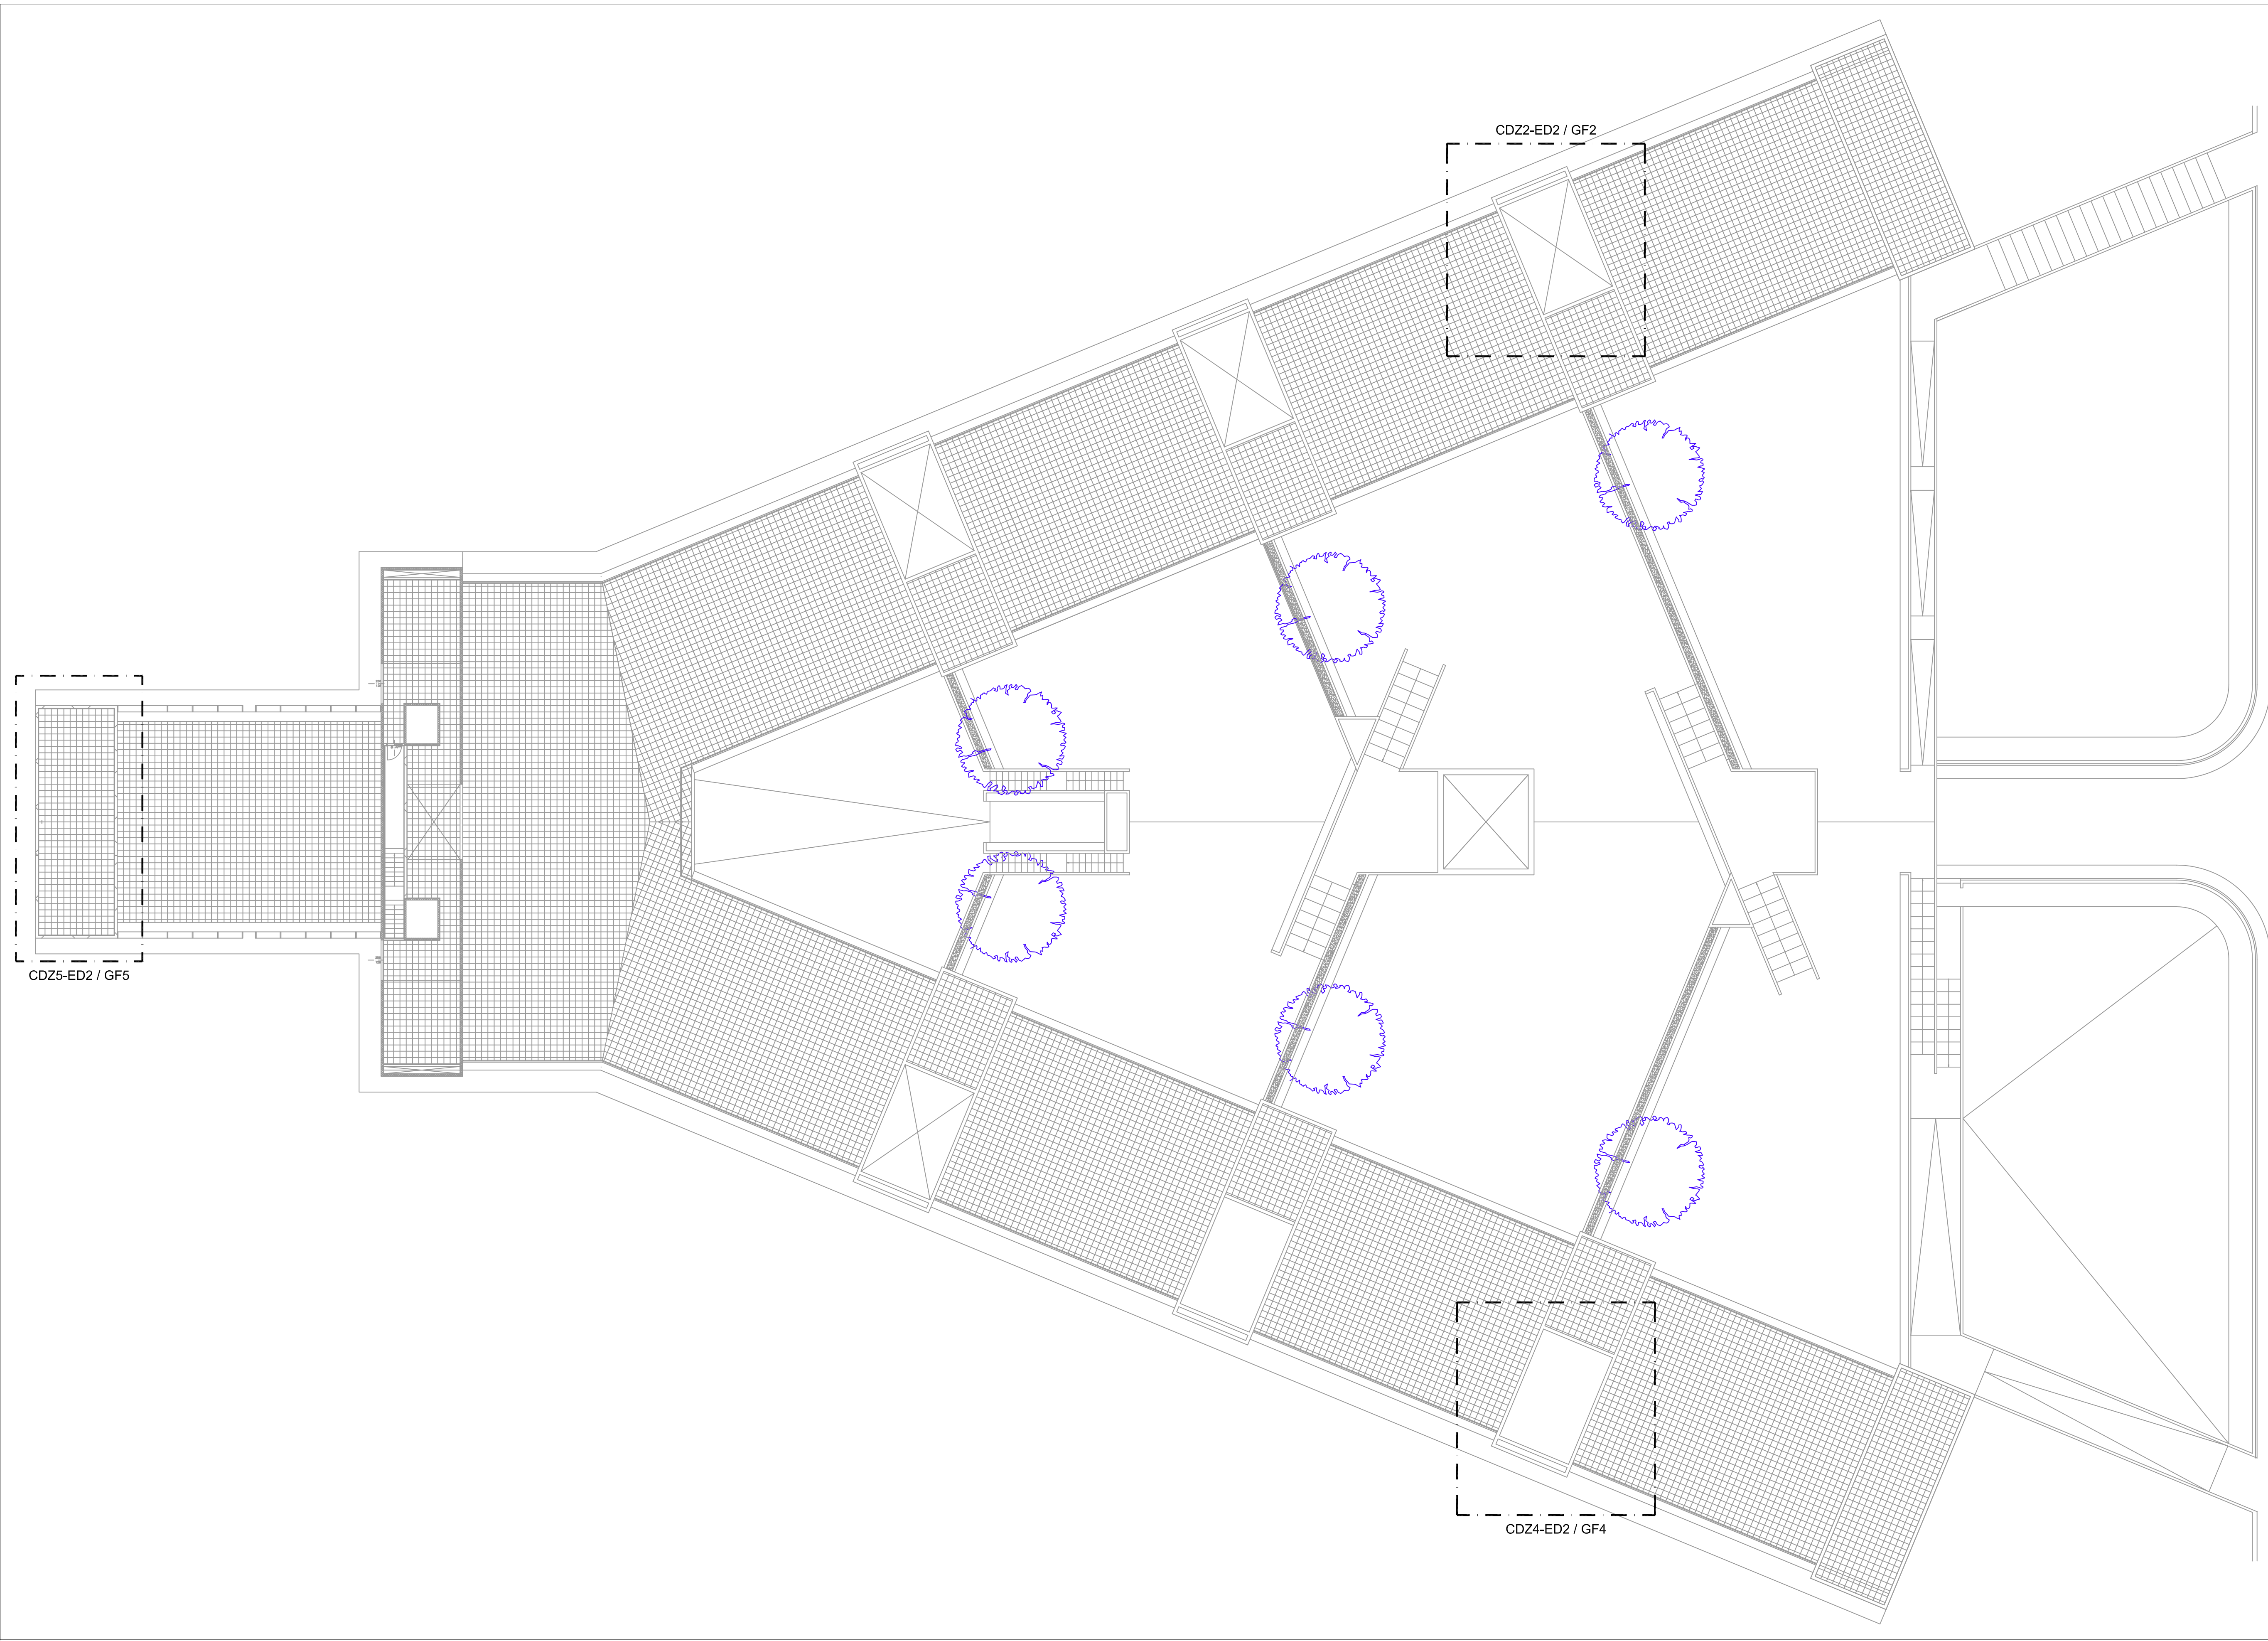

COMUNE DI PULA  
PROVINCIA DI CAGLIARI



Sardegna Ricerche

Det. DG n° 122 del 28/01/2016  
CIG Z28183AA10

PROGETTO ESECUTIVO PER I NUOVI IMPIANTI DI  
CONDIZIONAMENTO DEL PARCO SCIENTIFICO, SEDE DI PULA

EDIFICIO 2

Tavola

ED2-T1

PIANTA PIANO COPERTURA  
PLANIMETRIA GENERALE

Scala: 1:200 data: MARZO 2016 rev.: 0

IL TECNICO:

INGEGNER STEFANO USAI  
VIA CESARE BATTISTI 25  
09031 ARBUS  
TEL. 3470891835  
E-MAIL: ste.usa@tiscali.it

COMMITTENTE:

SARDEGNA RICERCHE