


PIANTA PIANO GARAGE - STATO DI PROGETTO IMPIANTO DISTRIBUZIONE ENERGIA CLIMATIZZAZIONE - SCALA 1:100

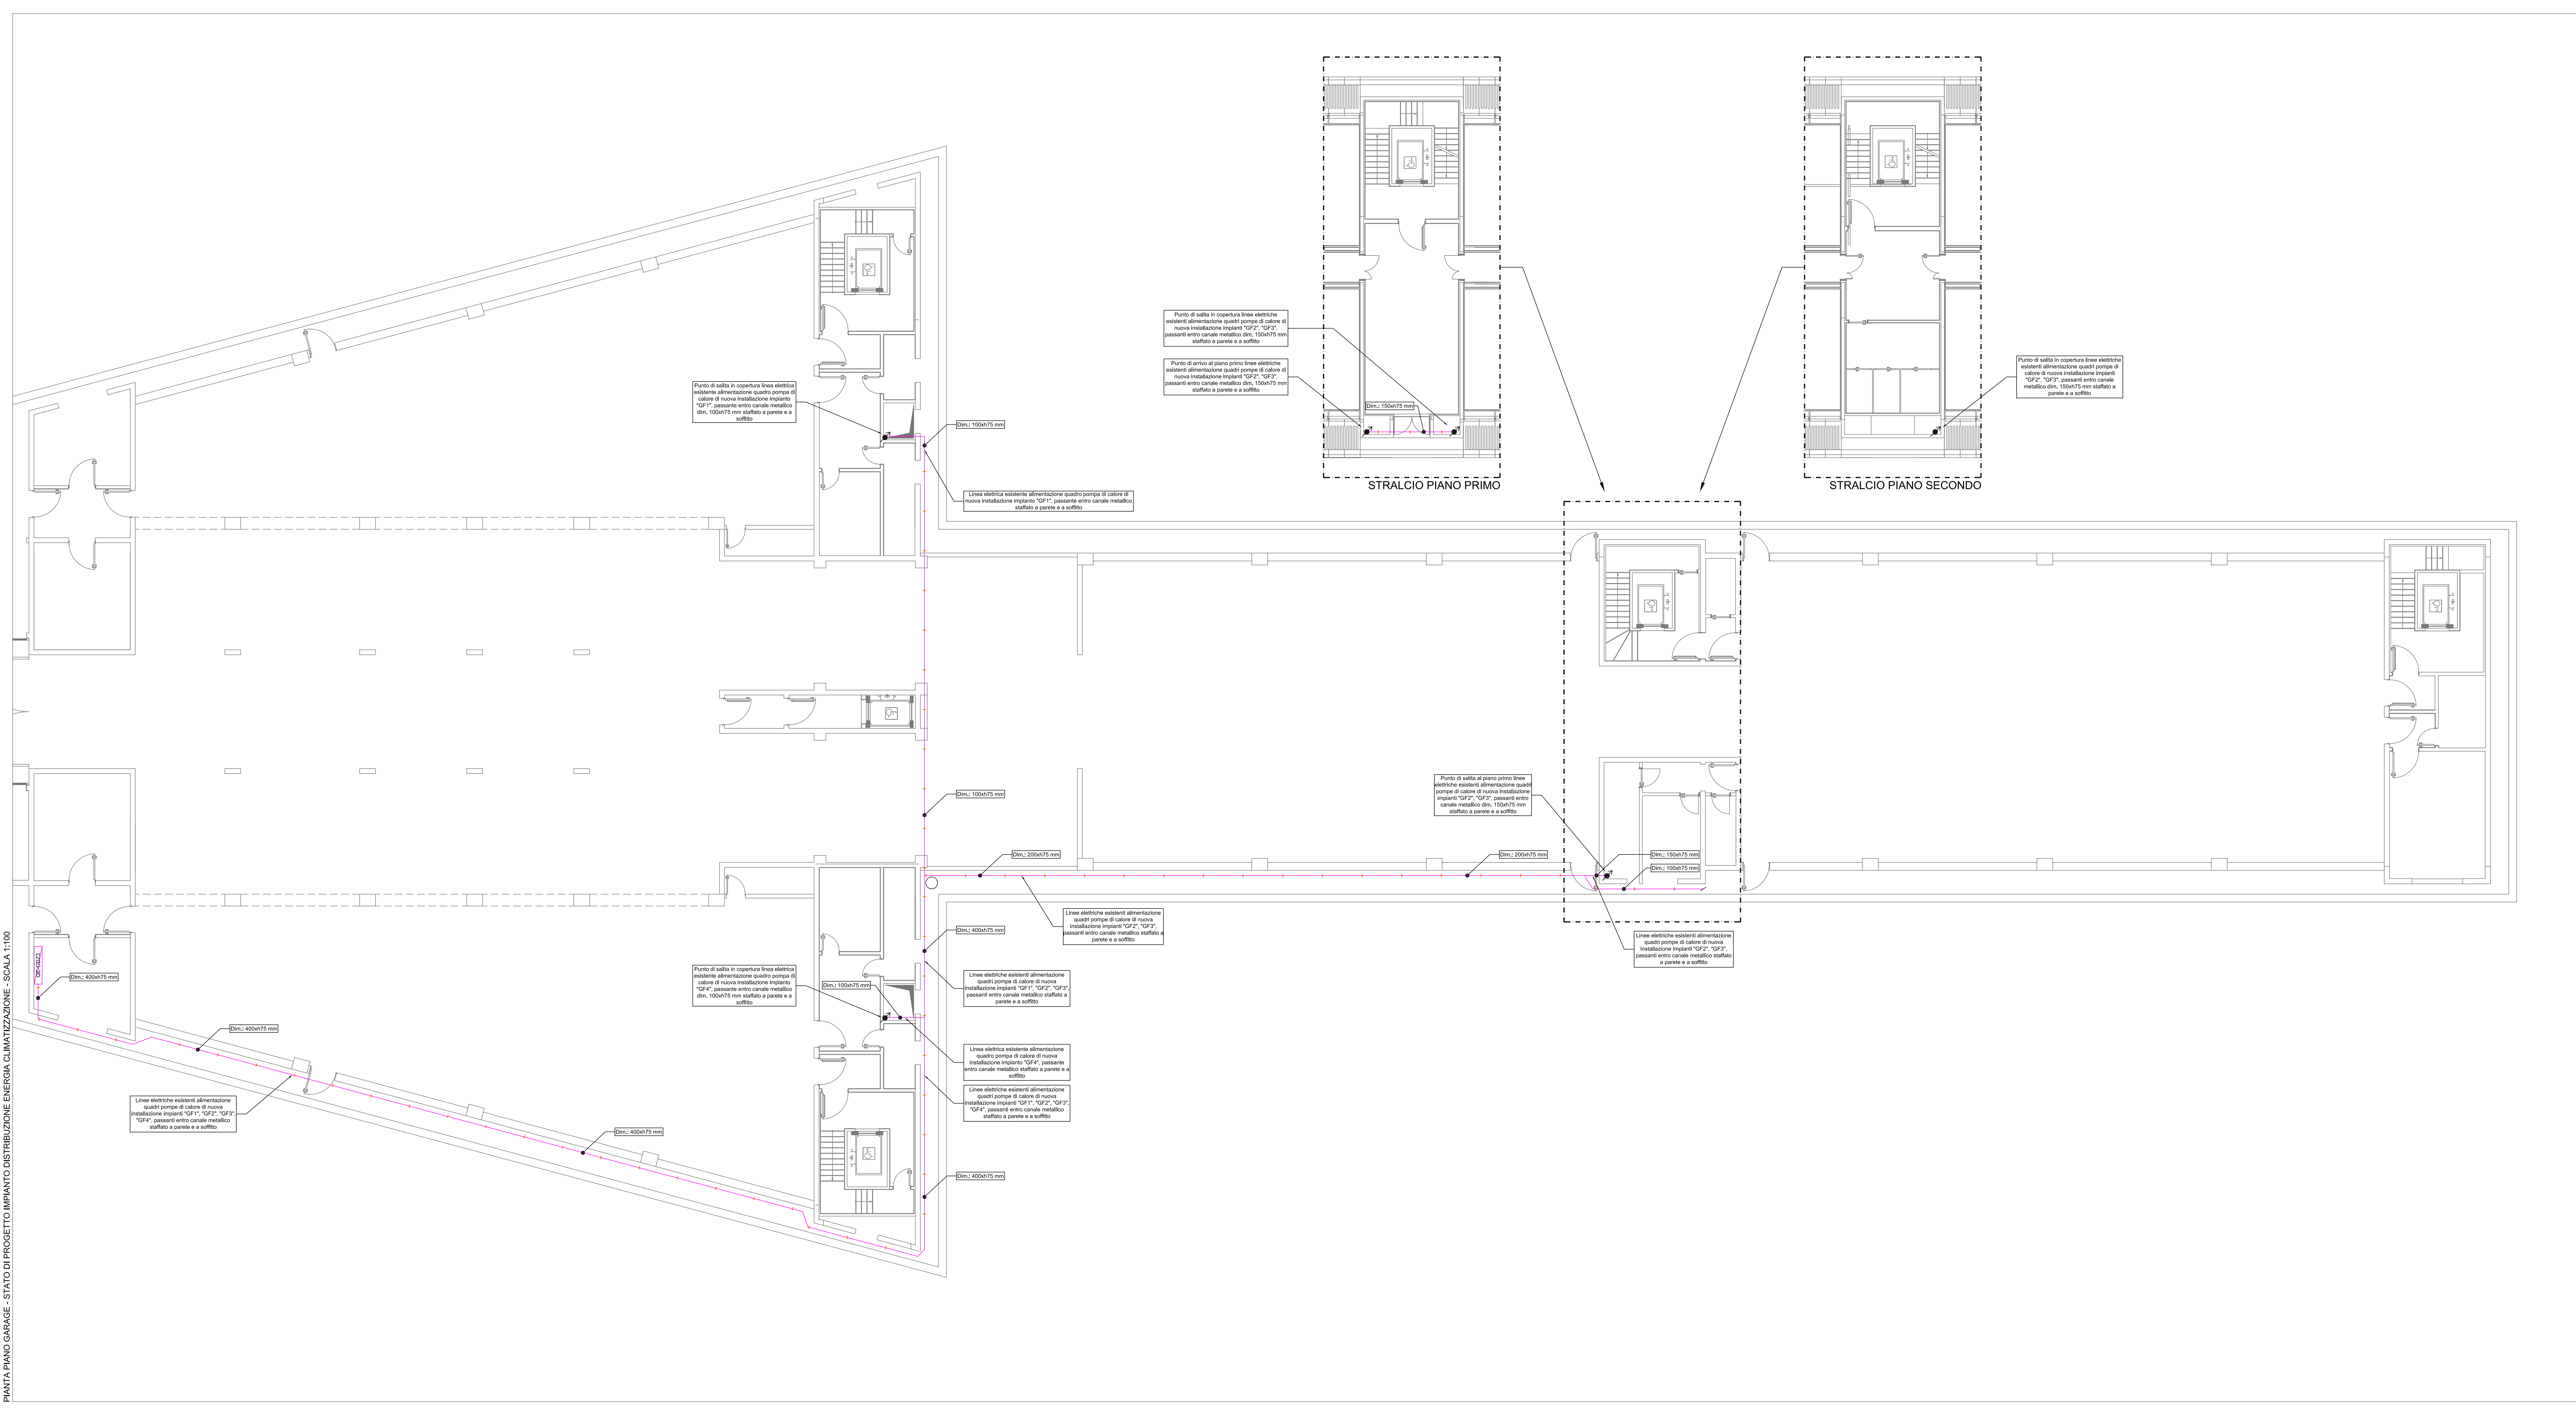

COMUNE DI PULA
PROVINCIA DI CAGLIARI

Sardegna Ricerche

Det. DG n° 122 del 28/01/2016
CIG Z28183AA10

PROGETTO ESECUTIVO PER I NUOVI IMPIANTI DI
CONDIZIONAMENTO DEL PARCO SCIENTIFICO, SEDE DI PULA

EDIFICIO 3

Tavola	ED3-T6	PIANTA PIANO GARAGE STATO DI PROGETTO IMPIANTO DISTRIBUZIONE ENERGIA CLIMATIZZAZIONE
--------	---------------	---

Scala:	1:100	data:	MARZO 2016	rev.:	0
--------	-------	-------	------------	-------	---

IL TECNICO: INGEGNER STEFANO USAI VIA CESARE BATTISTI 25 09031 ARBUS TEL. 3470991835 E-MAIL: ste.usai@esca.it	COMMITTENTE: SARDEGNA RICERCHE
--	-----------------------------------