


Controsoffitto oggetto di intervento. Rimozione di pannelli in cartongesso per il passaggio degli impianti tecnologici. Ripristino controsoffitto mediante fornitura e posa in opera di pannelli in cartongesso e successiva rasatura e integgiatura.

PIANTA PIANO TERRA - STATO DI FATTO IMPIANTO DI CLIMATIZZAZIONE - DEMOLIZIONI E RIMOZIONI - SCALA 1:50

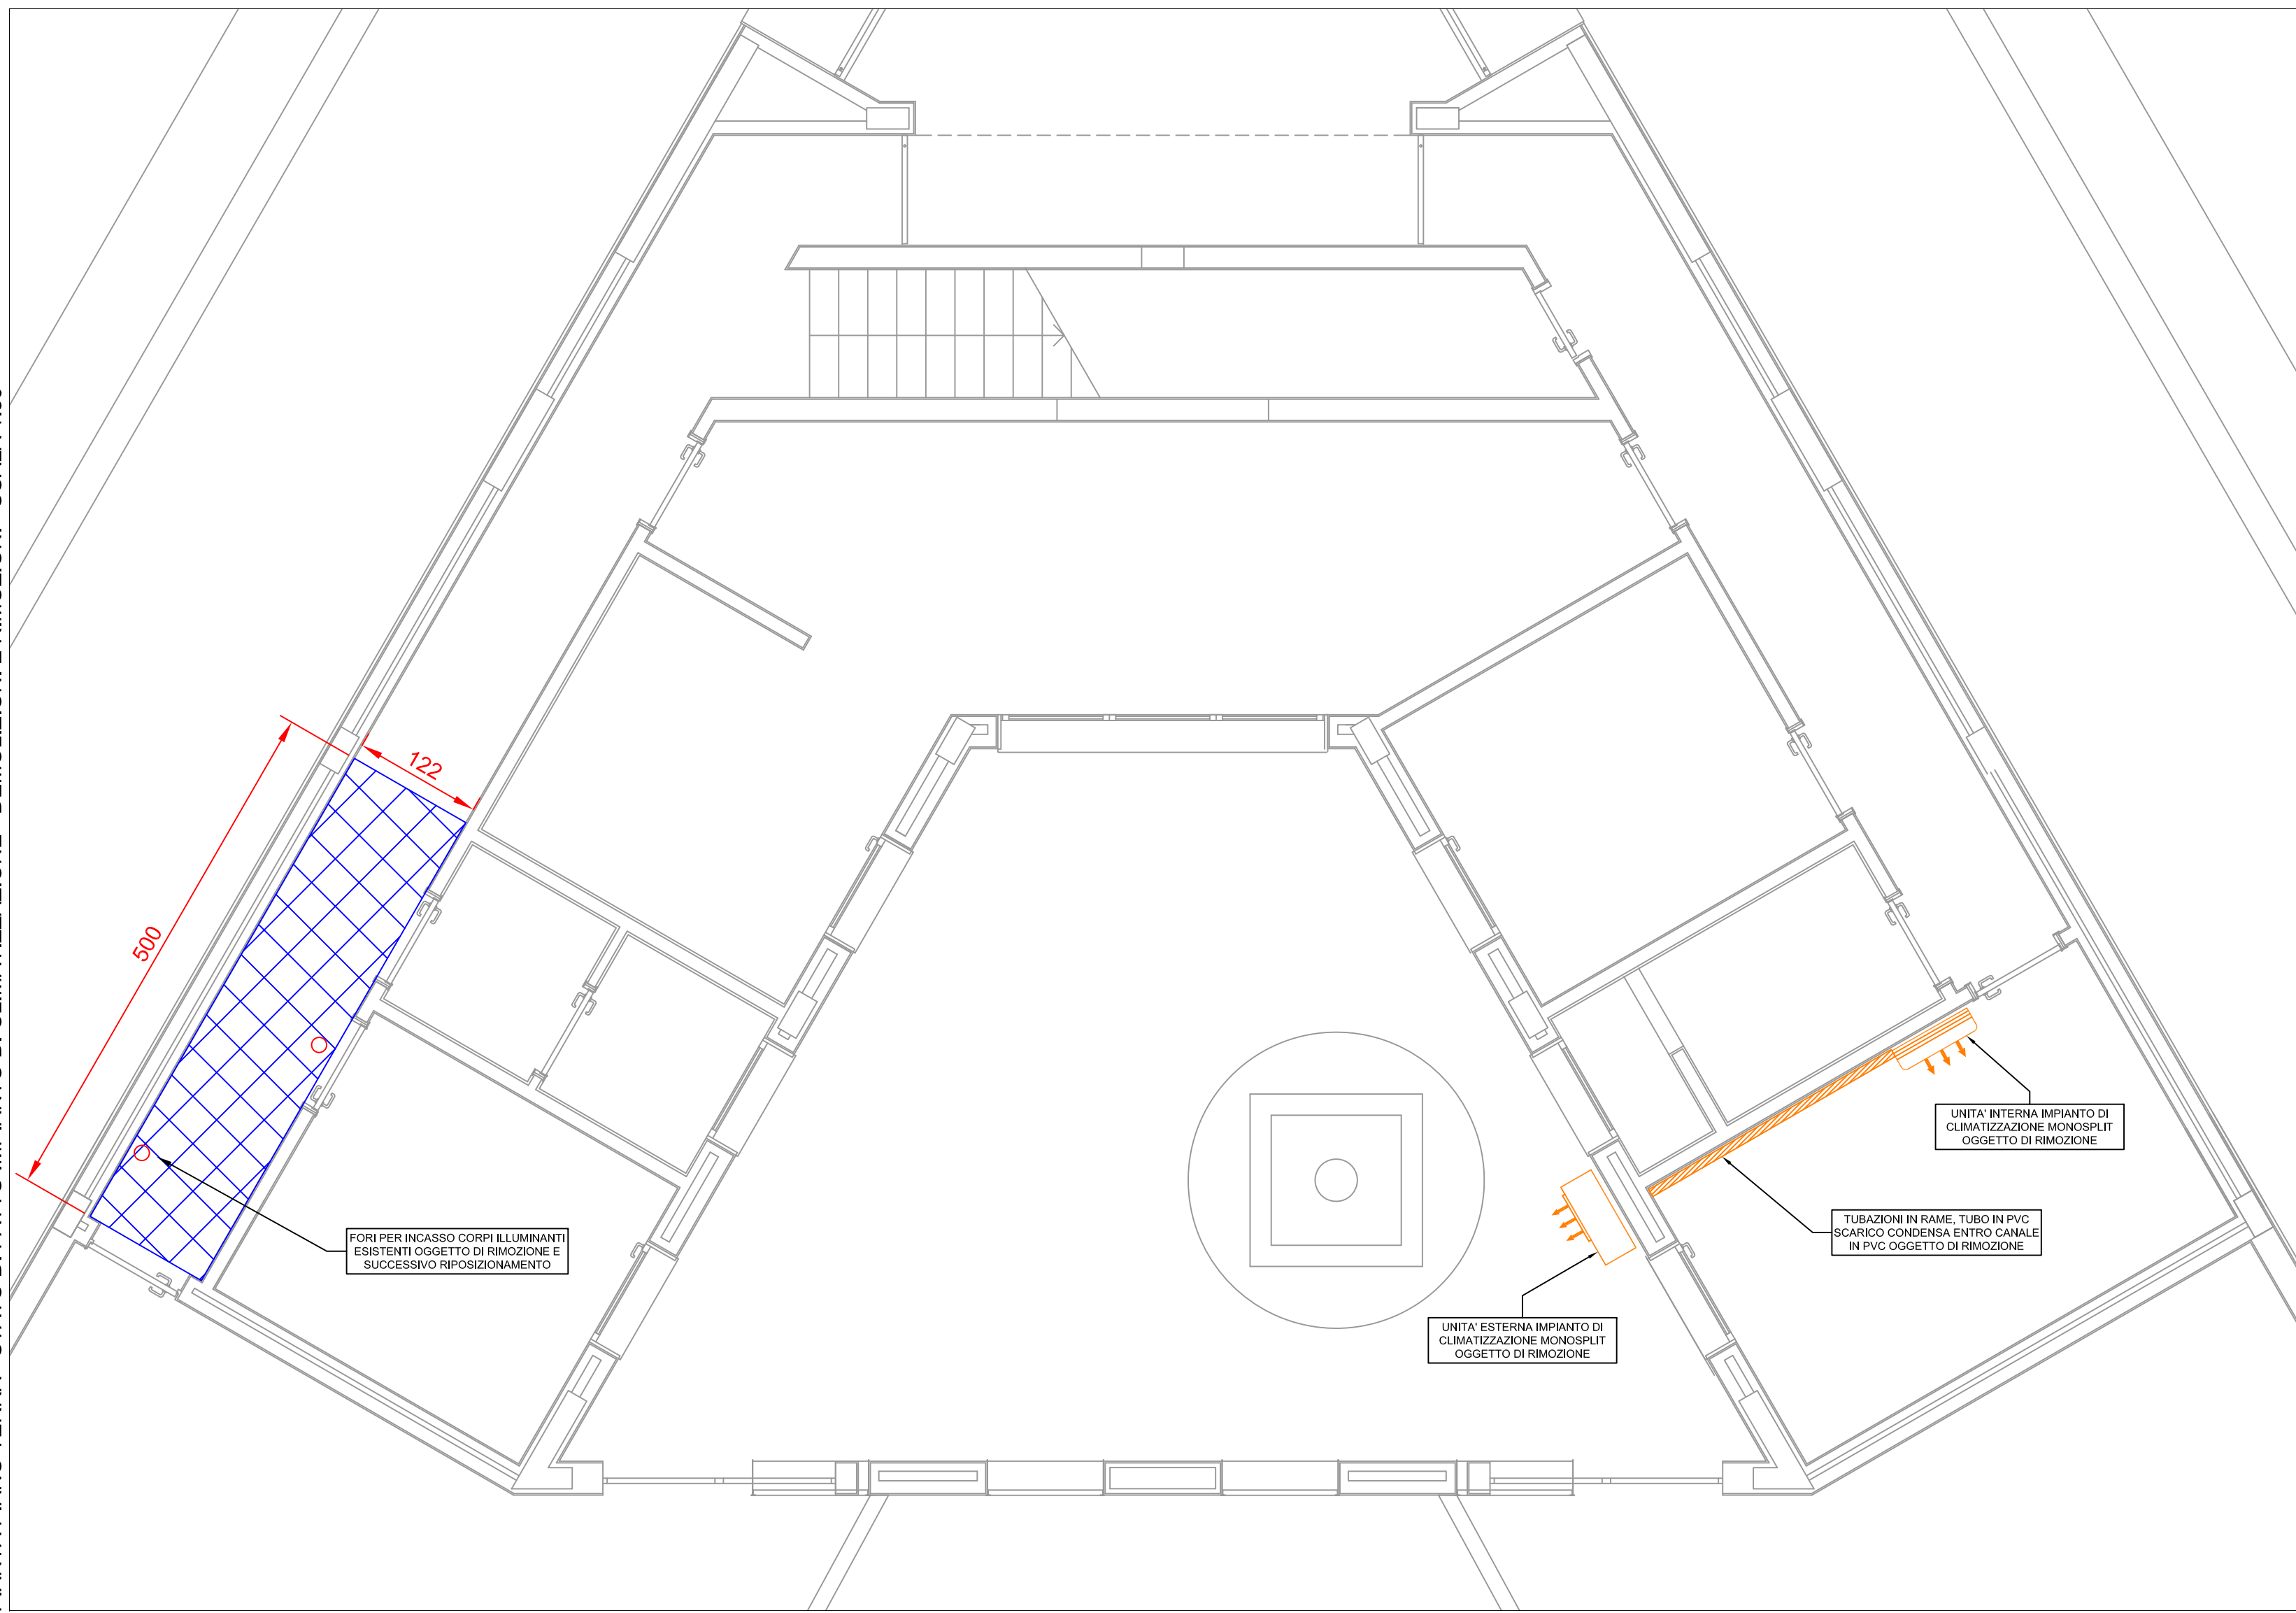

COMUNE DI PULA  
PROVINCIA DI CAGLIARI



Sardegna Ricerche

Det. DG n° 122 del 28/01/2016  
CIG Z28183AA10

PROGETTO ESECUTIVO PER I NUOVI IMPIANTI DI  
CONDIZIONAMENTO DEL PARCO SCIENTIFICO, SEDE DI PULA

EDIFICIO 10

Tavola

ED10-T2

PIANTA PIANO TERRA  
STATO DI FATTO IMPIANTO DI CLIMATIZZAZIONE  
DEMOLIZIONI E RIMOZIONI

Scala:	1:50	data:	MARZO 2016	rev.:	0
--------	------	-------	------------	-------	---

IL TECNICO:

INGEGNER STEFANO USAI  
VIA CESARE BATTISTI 25  
09031 ARBUS  
TEL. 3470891835  
E-MAIL: ste.usa@tiscali.it

COMMITTENTE:

SARDEGNA RICERCHE