


LEGENDA	
	Quadro Elettrico Generale
	Quadro Elettrico di Piano
	Quadro di settore
	Punto presa telefonica
	Punto luce interrotto singolo, doppio, triplo
	Punto luce interrotto singolo con punto presa bypass 10/16A
	Punto presa bypass 10/16A
	Punto luce commutato e invertito
	Punto presa multipla bypass 10/16A e/o UNEL16A
	Presa singola/doppia RJ45, per linea Dati/tlc
	Presa industriale CEE 16 A
	Corpo Illuminante a sospensione 70W, Castaldi, Sosia/F70E, Fluorescente compatta 70W attacco GX24q4-6
	corpo illuminante da incasso controsoffitto 2x26W, Fosnova, 82017310 1730 LEX EL, Fluorescente compatta 26W attacco G24-q-3
	Plafoniere Specchiere 1x13 a PARETE, tipo ERIKA PAN INTERNATIONAL CROMO, in materiale termoplastico. Fluorescente Lineare 16mm T5 13W attacco G5
	Binario 1x58W, Fosnova, Rapid System, Fluorescente lineare 58W attacco G13
	Luci di emergenza
	Aree non oggetto della concessione



**PROGETTO SERVIZIO DI CONCESSIONE**  
**EG 07 - Piante Lotto 2**

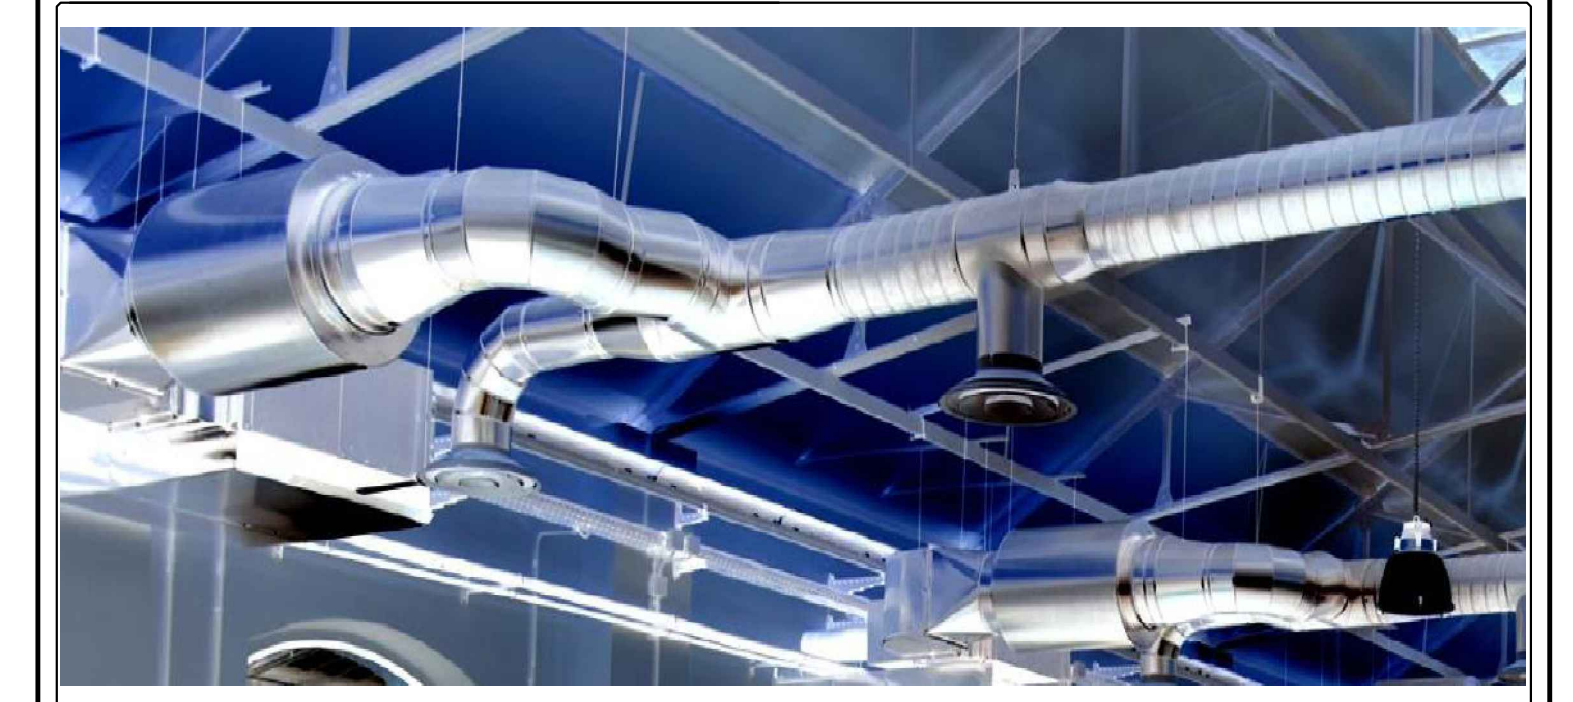

Scala 1:100	Pianta quotata Pianta Impianto di condizionamento Pianta impianto elettrico, illuminazione e dati	Data: 06 - 2018
Il presente disegno è di proprietà esclusiva del committente e non può essere riprodotto né consegnato a terzi senza autorizzazione scritta, ex articolo 99 Legge 22/04/1941 n°633		Il Responsabile del Procedimento Ing. Sandra Ennas